


PROJEKT ZAGOSPODAROWANIA TERENU

SKALA 1:500



projektowany przecisk
PE100 SDR11 dn-63 mm, L=6,3 m
projektowane przyłącze gazu
PE100 SDR11 dn-32 mm, L=10,20 m
miejsce włączenia

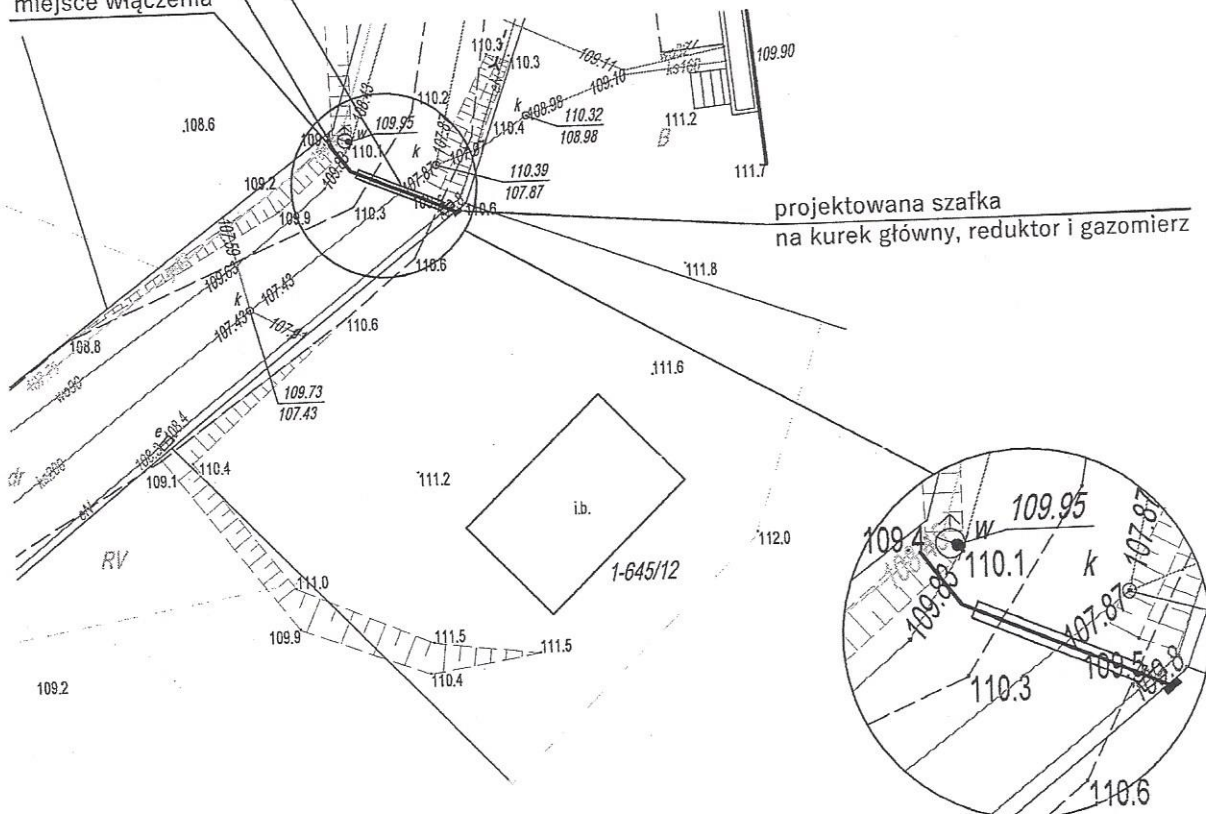

PRZEWODNICZĄCY RADY MIEJSKIEJ

Michał Boczulak
Legenda:

Rura osłonowa dwudzielna dn110mm

GMINA
MILAKOWO

BUKMISTRZ
Aleksander Gawryluk

KIEROWNIK
Gazowni w Olsztynie

Krzysztof Bołpa

Zamawiający: Polska Spółka Gazownictwa Sp. z o.o. Oddział Zakład Gazowniczy w Olsztynie ul. Lubelska 42a, 10-409 Olsztyn		Obiekt: Przyłącze gazu ś/c z PE dn-32 mm w m. Miłakowo, ul. Topolowa dz. nr 645/12, 645/8.	
Wykonawca: Firma Budowlano Instalacyjna "BARTBUD" 10-416 Olsztyn, ul. Towarowa 9		Temat opracowania: Projekt przyłącza gazu ś/c	
Projektant: mgr inż. Karolina Moskal upr. bud. WAM/0031/POOS/17	Podpis:	Nazwa rysunku: Projekt zagospodarowania terenu	
Sprawdził:	Podpis:	Data: styczeń 2018 r.	Skala: 1:500
		Nr rysunku: 1	