

PROJEKT ZAGOSPODAROWANIA TERENU

SKALA 1:500

miejsce włączenia

przecisk


PE100 SDR11 dn-63 mm, L=5,70 m

projektowane przyłącze gazu

PE100 SDR11 dn-25 mm, L=6,10 m

projektowana szafka

na kurek główny, reduktor i gazomierz

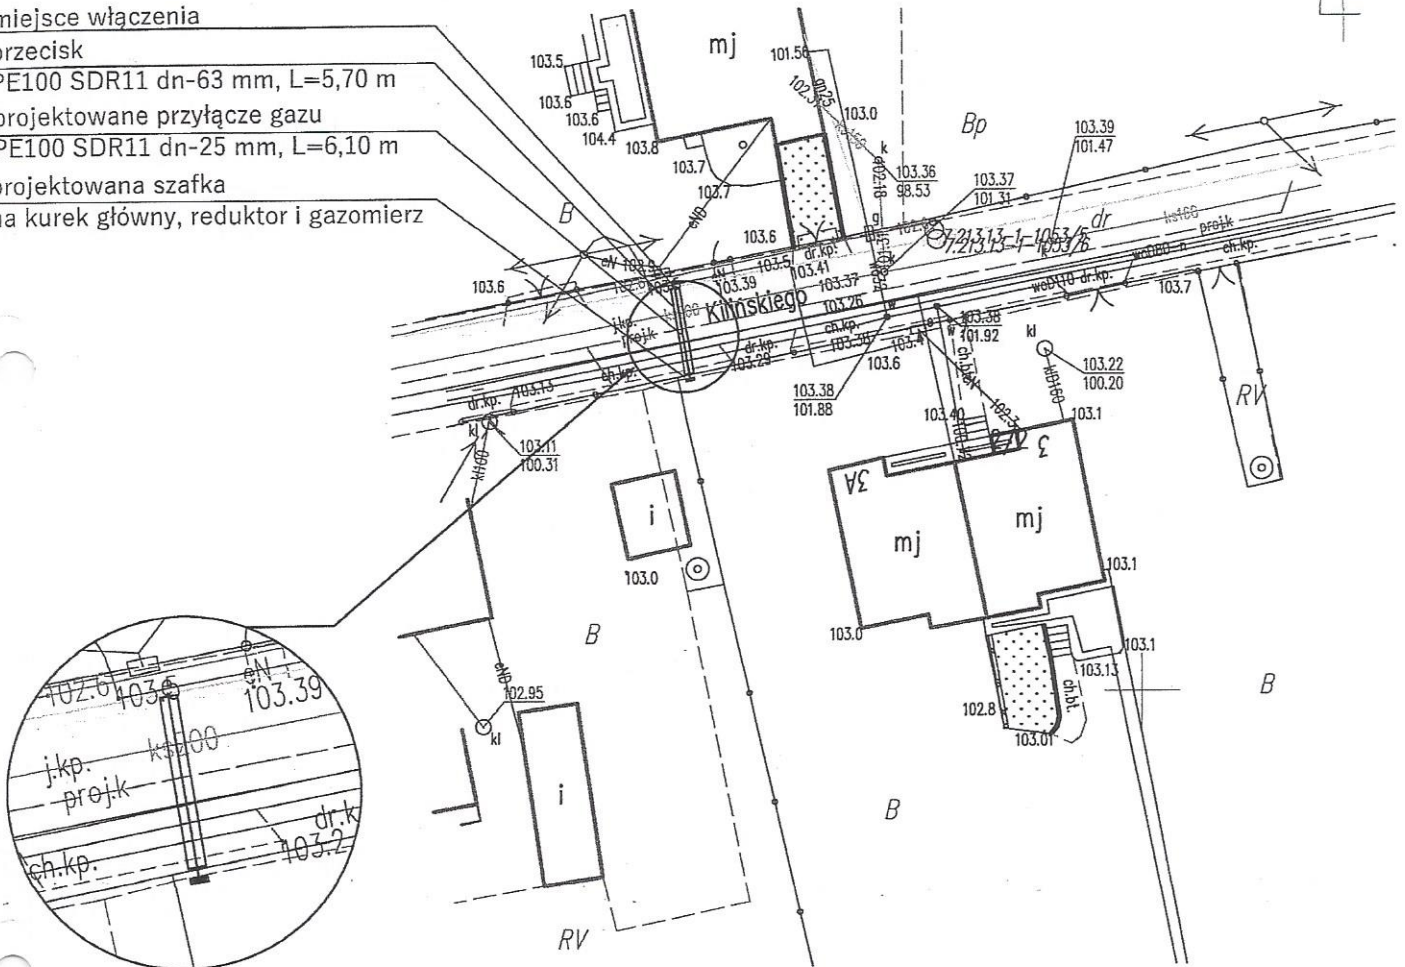

Szczegół
skala 1:250

PRZEWODNICZĄCY RADY MIEJSKIEJ

Michał Boczulak

GMINA
MIŁAKOWO

Uzgodniam lokalizację przyłącza gazowego

na dz. nr 394
BURMISTRZ
Aleksander Gauryluk

PODPIS

Zamawiający: Polska Spółka Gazownictwa Sp. z o.o. Oddział Zakład Gazowniczy w Olsztynie ul. Lubelska 42a, 10-409 Olsztyn		Obiekt: Przyłącze gazu ś/c z PE dn-25 mm w m. Miłakowo, ul. Kilińskiego 3A dz. nr 388, 394.	
Wykonawca: Firma Budowlano Instalacyjna "BARTBUD" 10-416 Olsztyn, ul. Towarowa 9		Temat opracowania: Projekt przyłącza gazu ś/c	
Projektant: mgr inż. Karolina Moskal upr. bud. WAM/0031/POOS/17	Podpis:	Nazwa rysunku: Projekt zagospodarowania terenu	
Sprawdził:	Podpis:	Data: marzec 2018 r.	Skala: 1:500
		Nr rysunku: 1	