


PROJEKT ZAGOSPODAROWANIA TERENU

SKALA 1:500

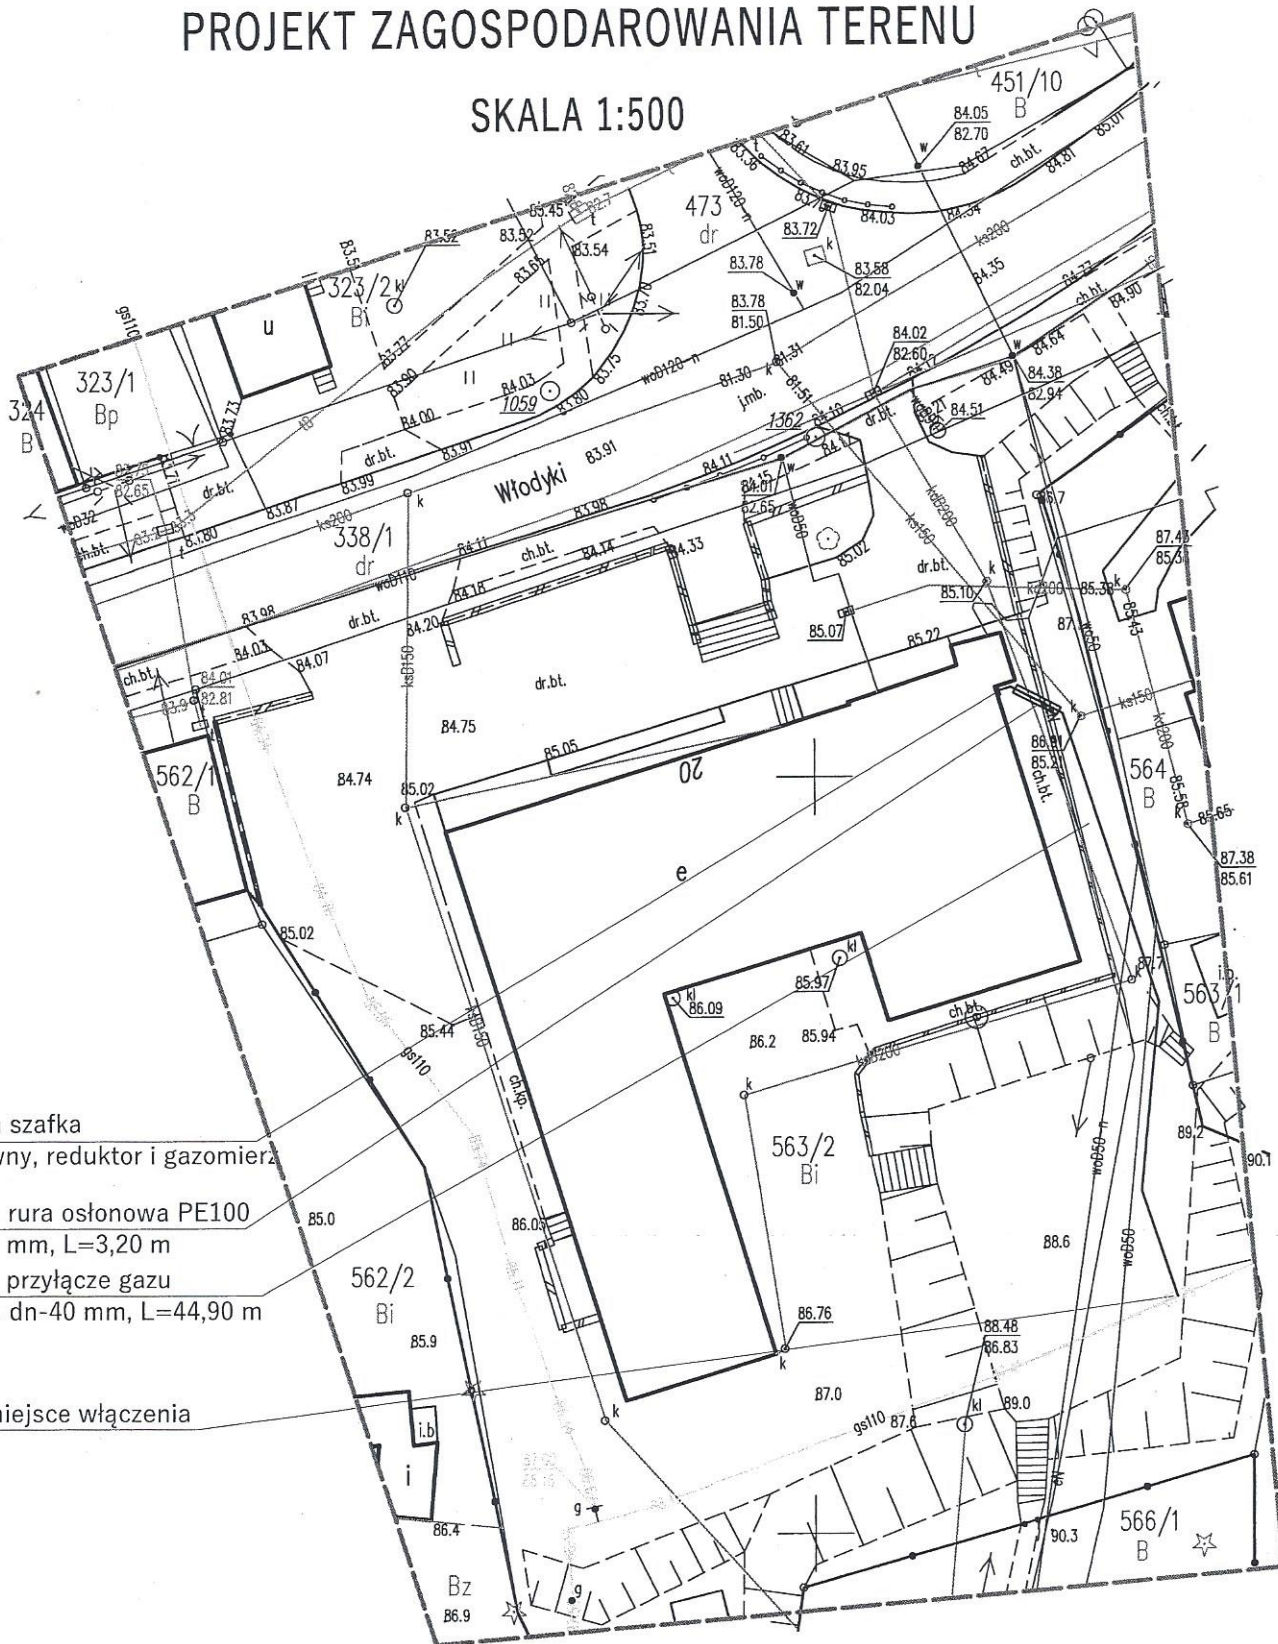

projektowana szafka
na kurek główny, reduktor i gazomierz

projektowana rura osłonowa PE100
SDR17 dn-90 mm, L=3,20 m

projektowane przyłącze gazu
PE100 SDR11 dn-40 mm, L=44,90 m

miejsce włączenia

GMINA
MILAKOWO

Zamawiający:

Polska Spółka Gazownictwa Sp. z o.o.
Oddział Zakład Gazowniczy w Olsztynie
ul. Lubelska 42a, 10-409 Olsztyn

Wykonawca:

Firma Budowlano Instalacyjna "BARTBUD"
10-416 Olsztyn, ul. Towarowa 9

Projektant:

mgr inż. Karolina Moskal
upr. bud. WAM/0031/POOS/17

Sprawdził:

Podpis:

Podpis:

Obiekt:

Przyłącze gazu ś/c z PE dn-40 mm
w m. Milakowo, ul. W. Włodyki 20,
dz. nr 563/2.

Temat opracowania:

Projekt przyłącza gazu ś/c

Nazwa rysunku:

Projekt zagospodarowania terenu

Data:

marzec 2018 r.

Skala:

1:500

Nr rysunku:

1