


# Przepompownia ścieków P4 skala 1:500

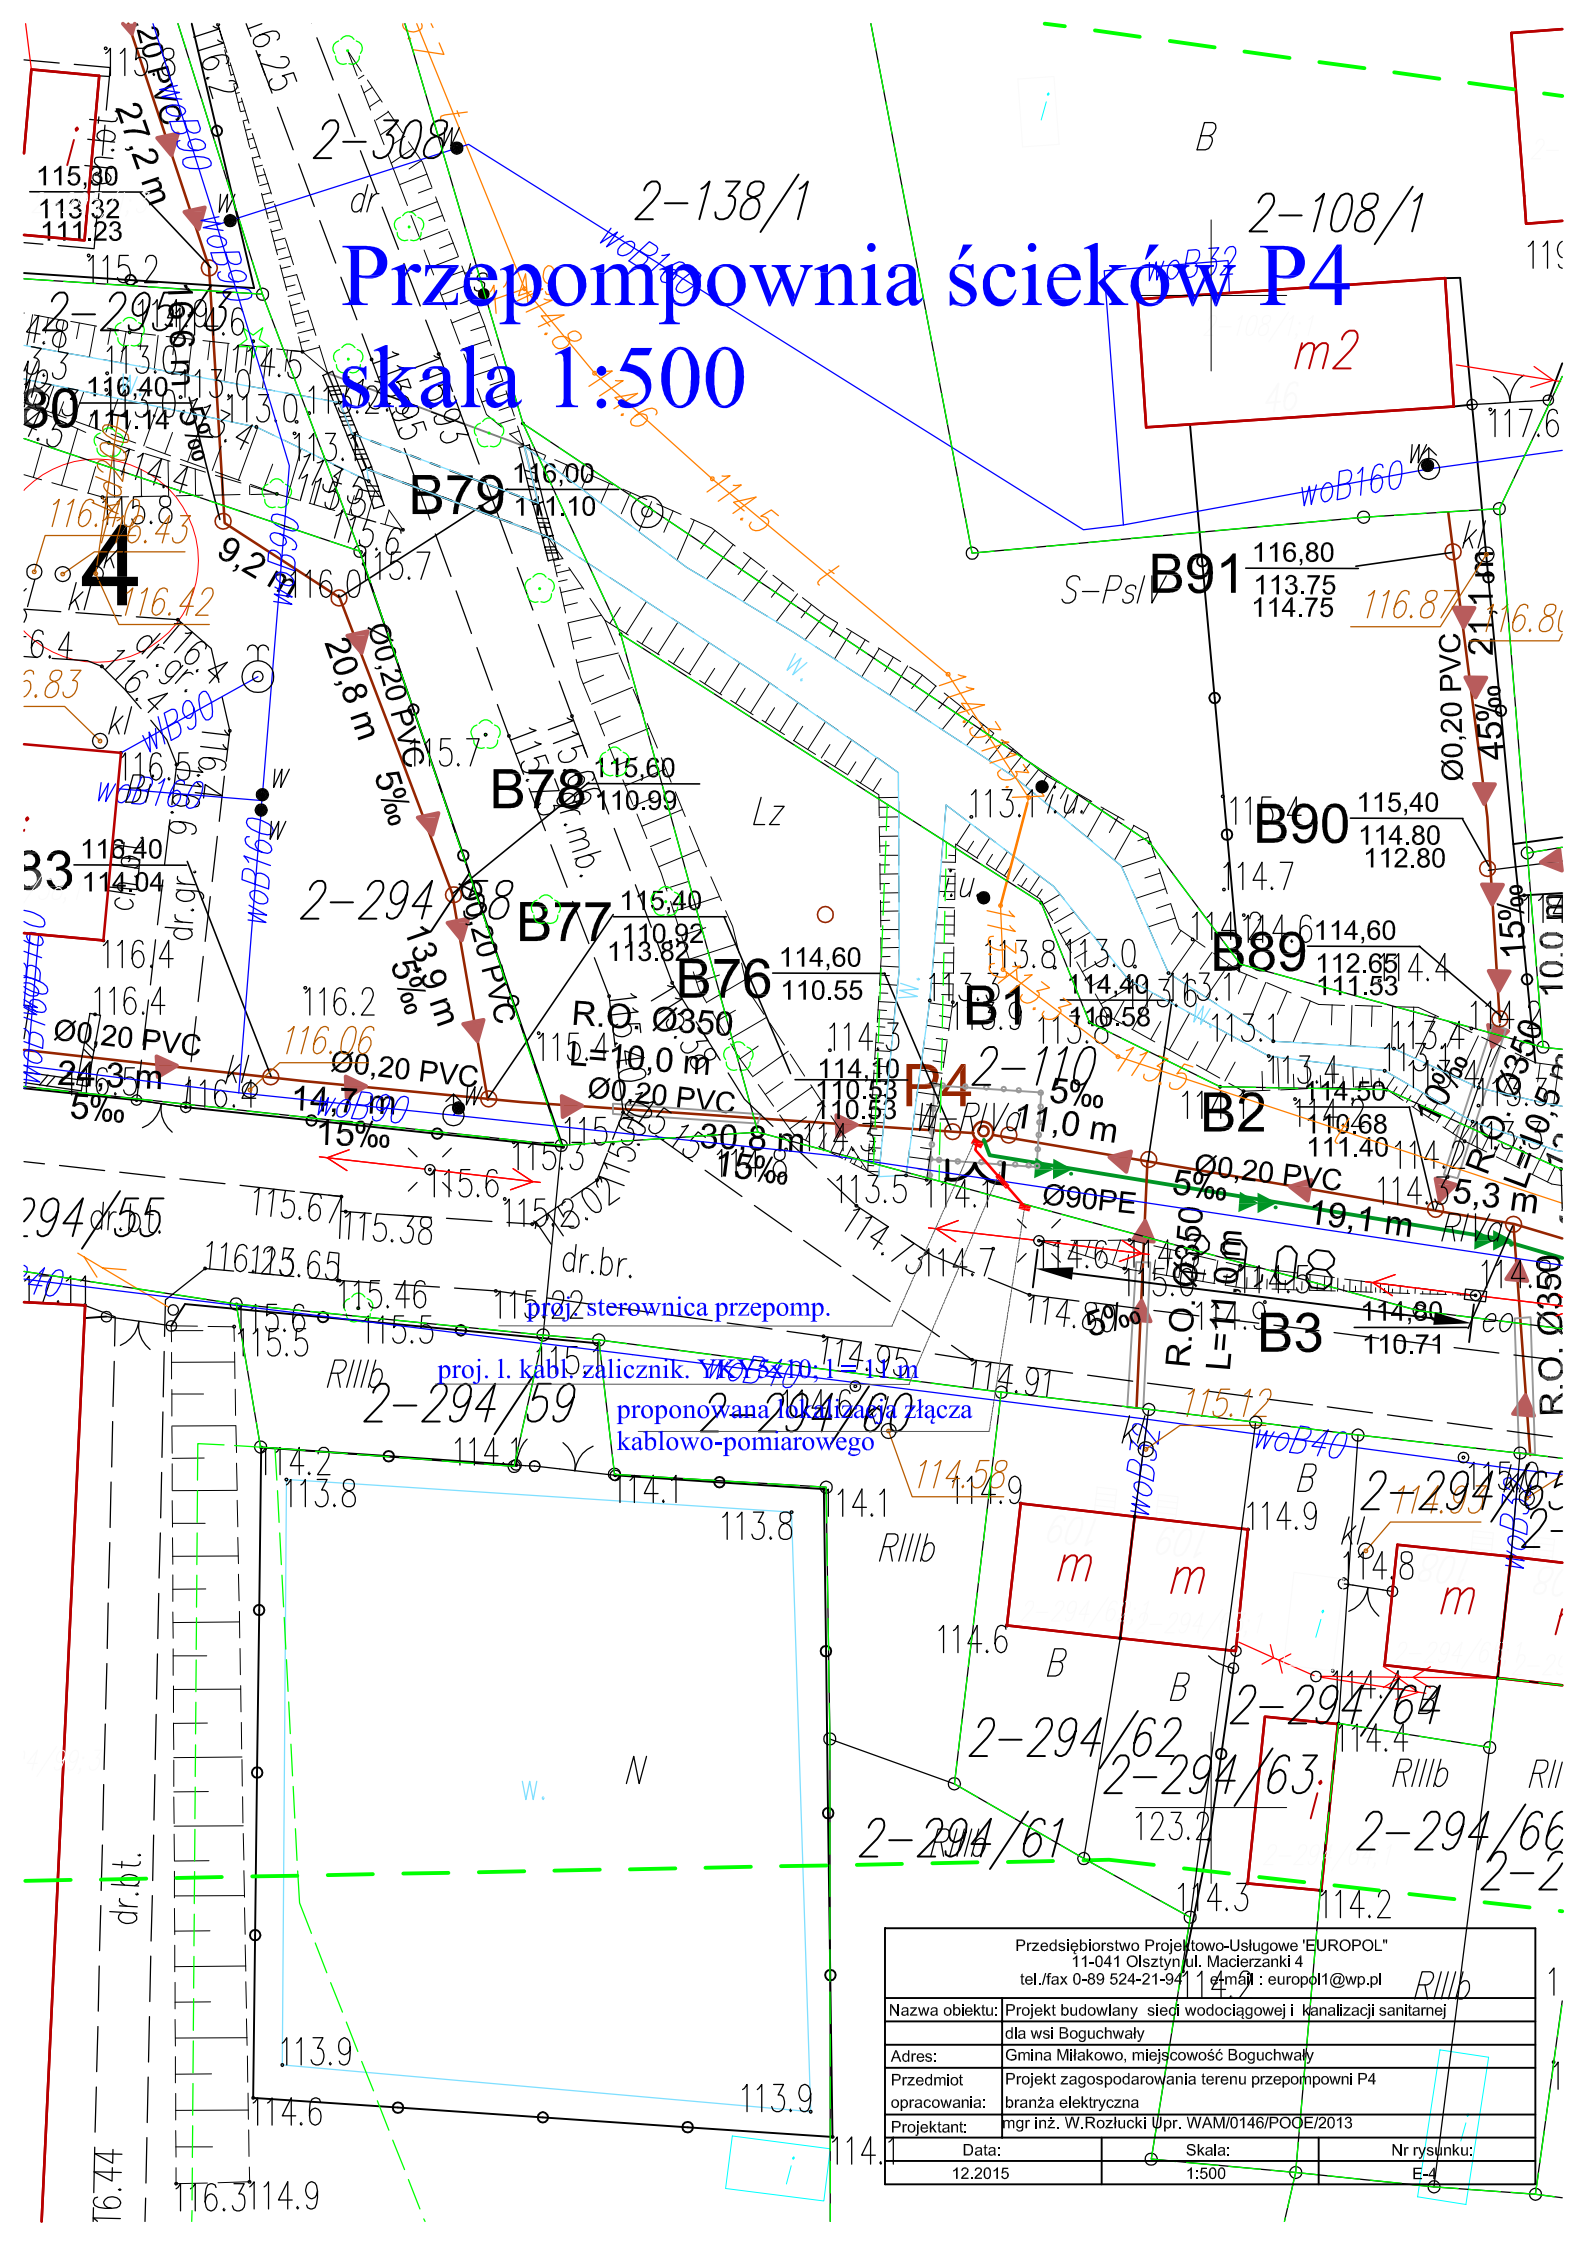

|   |  |             |
|---|--|-------------|
| Przedsiębiorstwo Projektowo-Usługowe "EUROPOL"  |  |             |
| 11-041 Olsztyn ul. Macierzanki 4                |  |             |
| tel./fax 0-89 524-21-94 e-mail : europol1@wp.pl |  |             |
| Nazwa obiektu:                                  | Projekt budowlany sieci wodociągowej i kanalizacji sanitarnej dla wsi Boguchwały |             |
| Adres:  | Gmina Miłkowo, miejscowość Boguchwały  |             |
| Przedmiot opracowania:                          | Projekt zagospodarowania terenu przepompowni P4 branża elektryczna               |             |
| Projektant:                                     | mgr inż. W. Rozłucki Wpr. WAM/0146/POOE/2013                                     |             |
| Data:   | Skala:   | Nr rysunku: |
| 12.2015   | 1:500  | E-4         |