


Przepompownia ścieków P1 skala 1:500

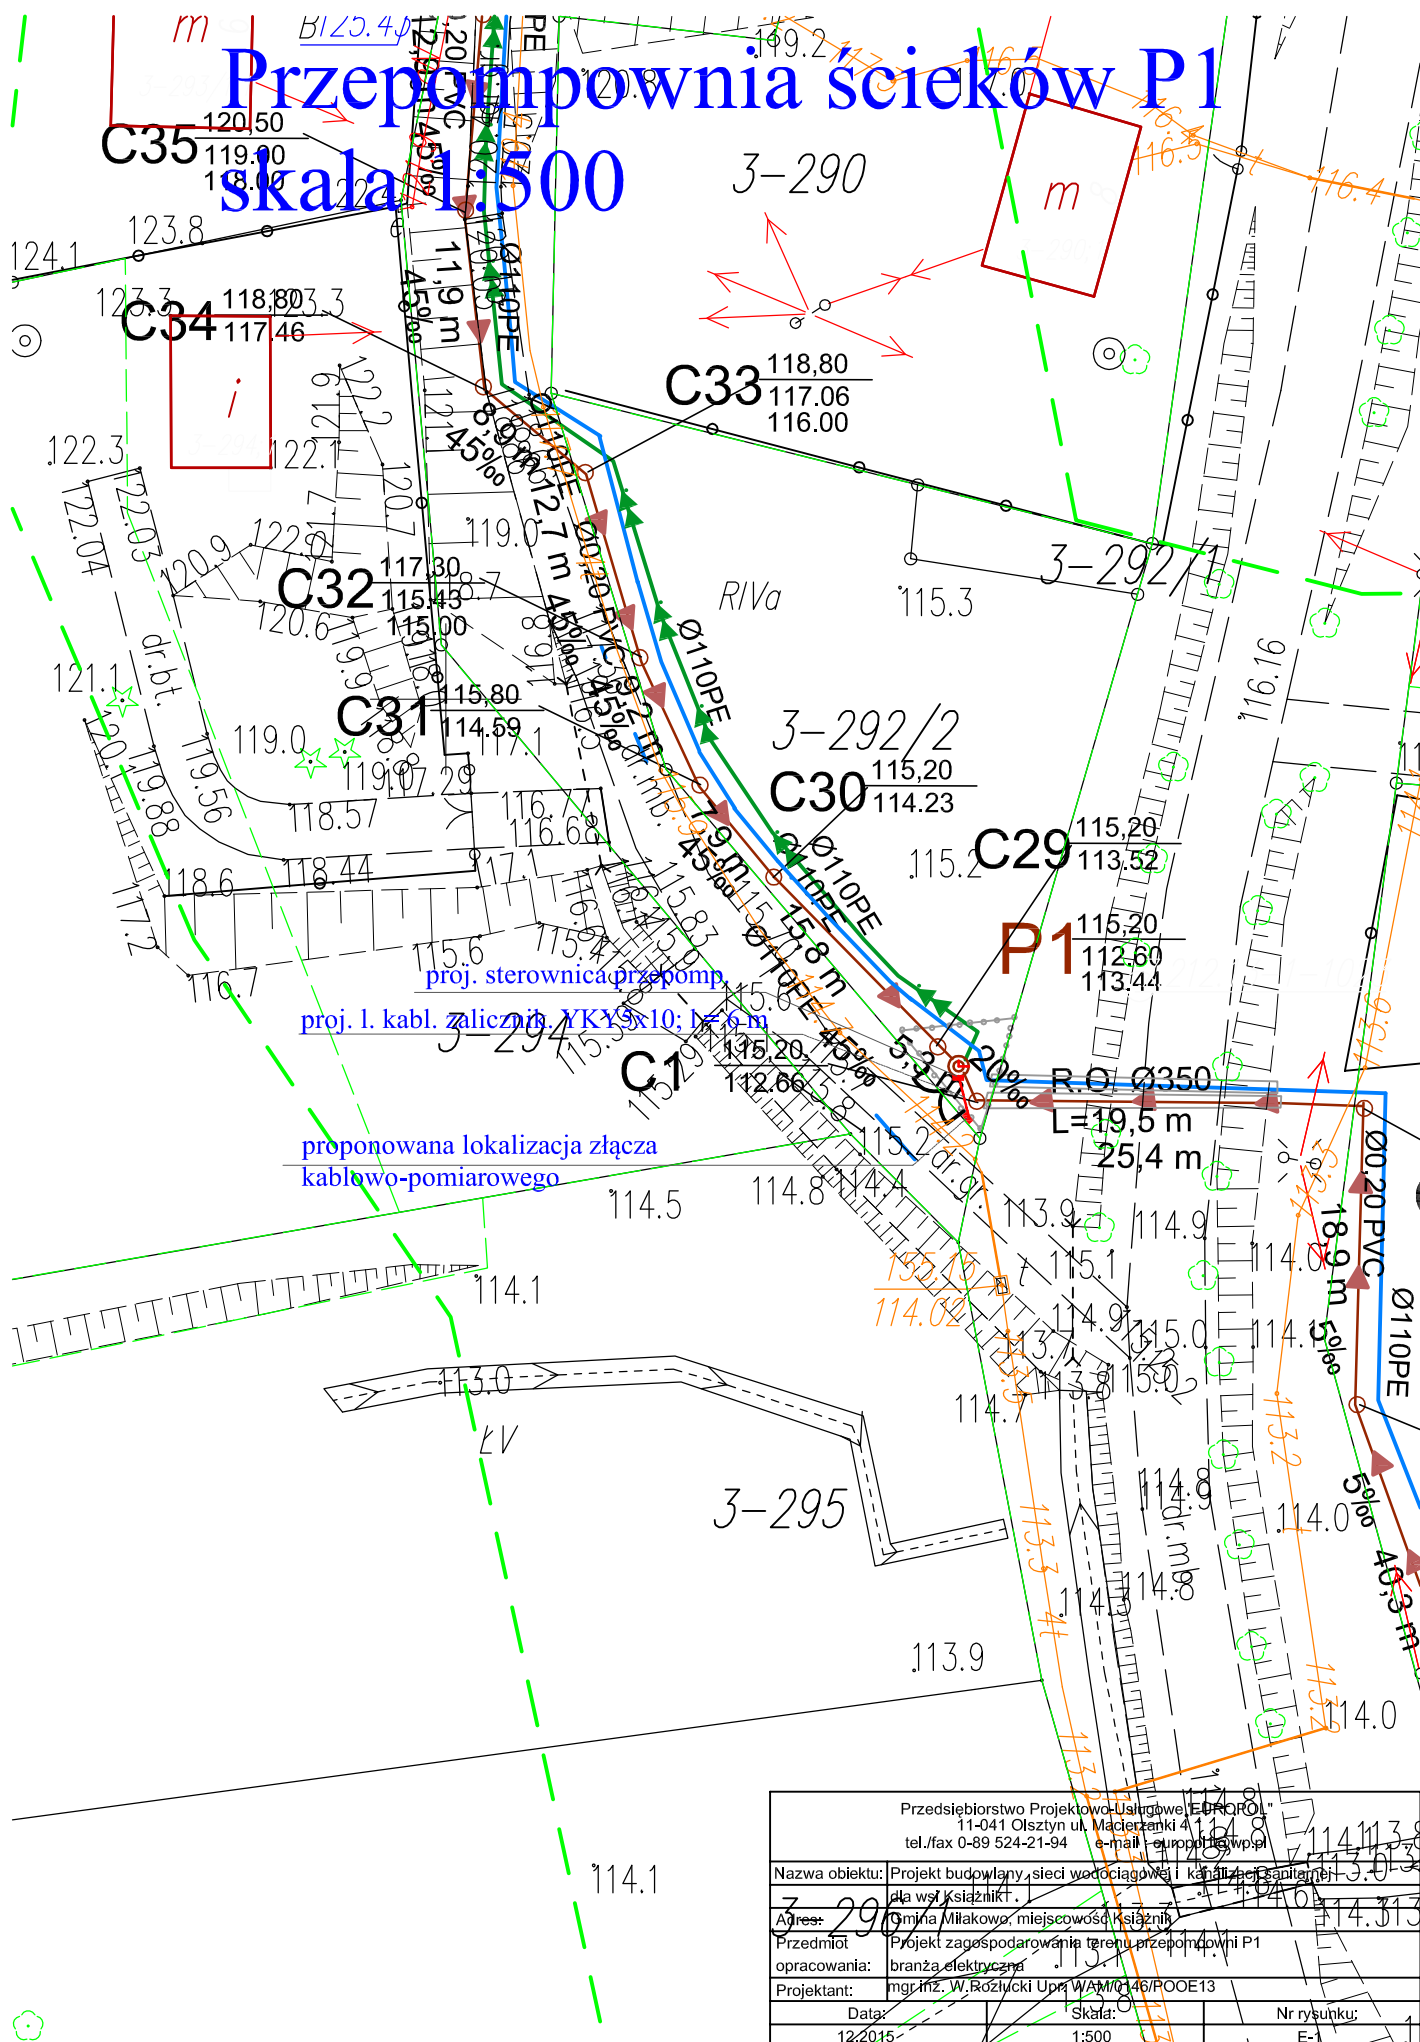

Przedsiębiorstwo Projektowo-Usługowe "EDROROL" 11-041 Olsztyn ul. Maderzenki 4 tel./fax 0-89 524-21-94 e-mail: europol@edrol.pl		
Nazwa obiektu:	Projekt budowlany sieci wodociągowej i kanalizacji sanitarnej dla wsi Książnik.	
Adres:	Gmina Miłkowo, miejscowość Książnik	
Przedmiot opracowania:	Projekt zagospodarowania terenu przepompowni P1 branża elektryczna	
Projektant:	mgr inż. W. Rożycki Upm WAM/046/POOE13	
Data:	Skala:	Nr rysunku:
12/2015	1:500	E-1