


# Przepompownia ścieków P3

## skala 1:500

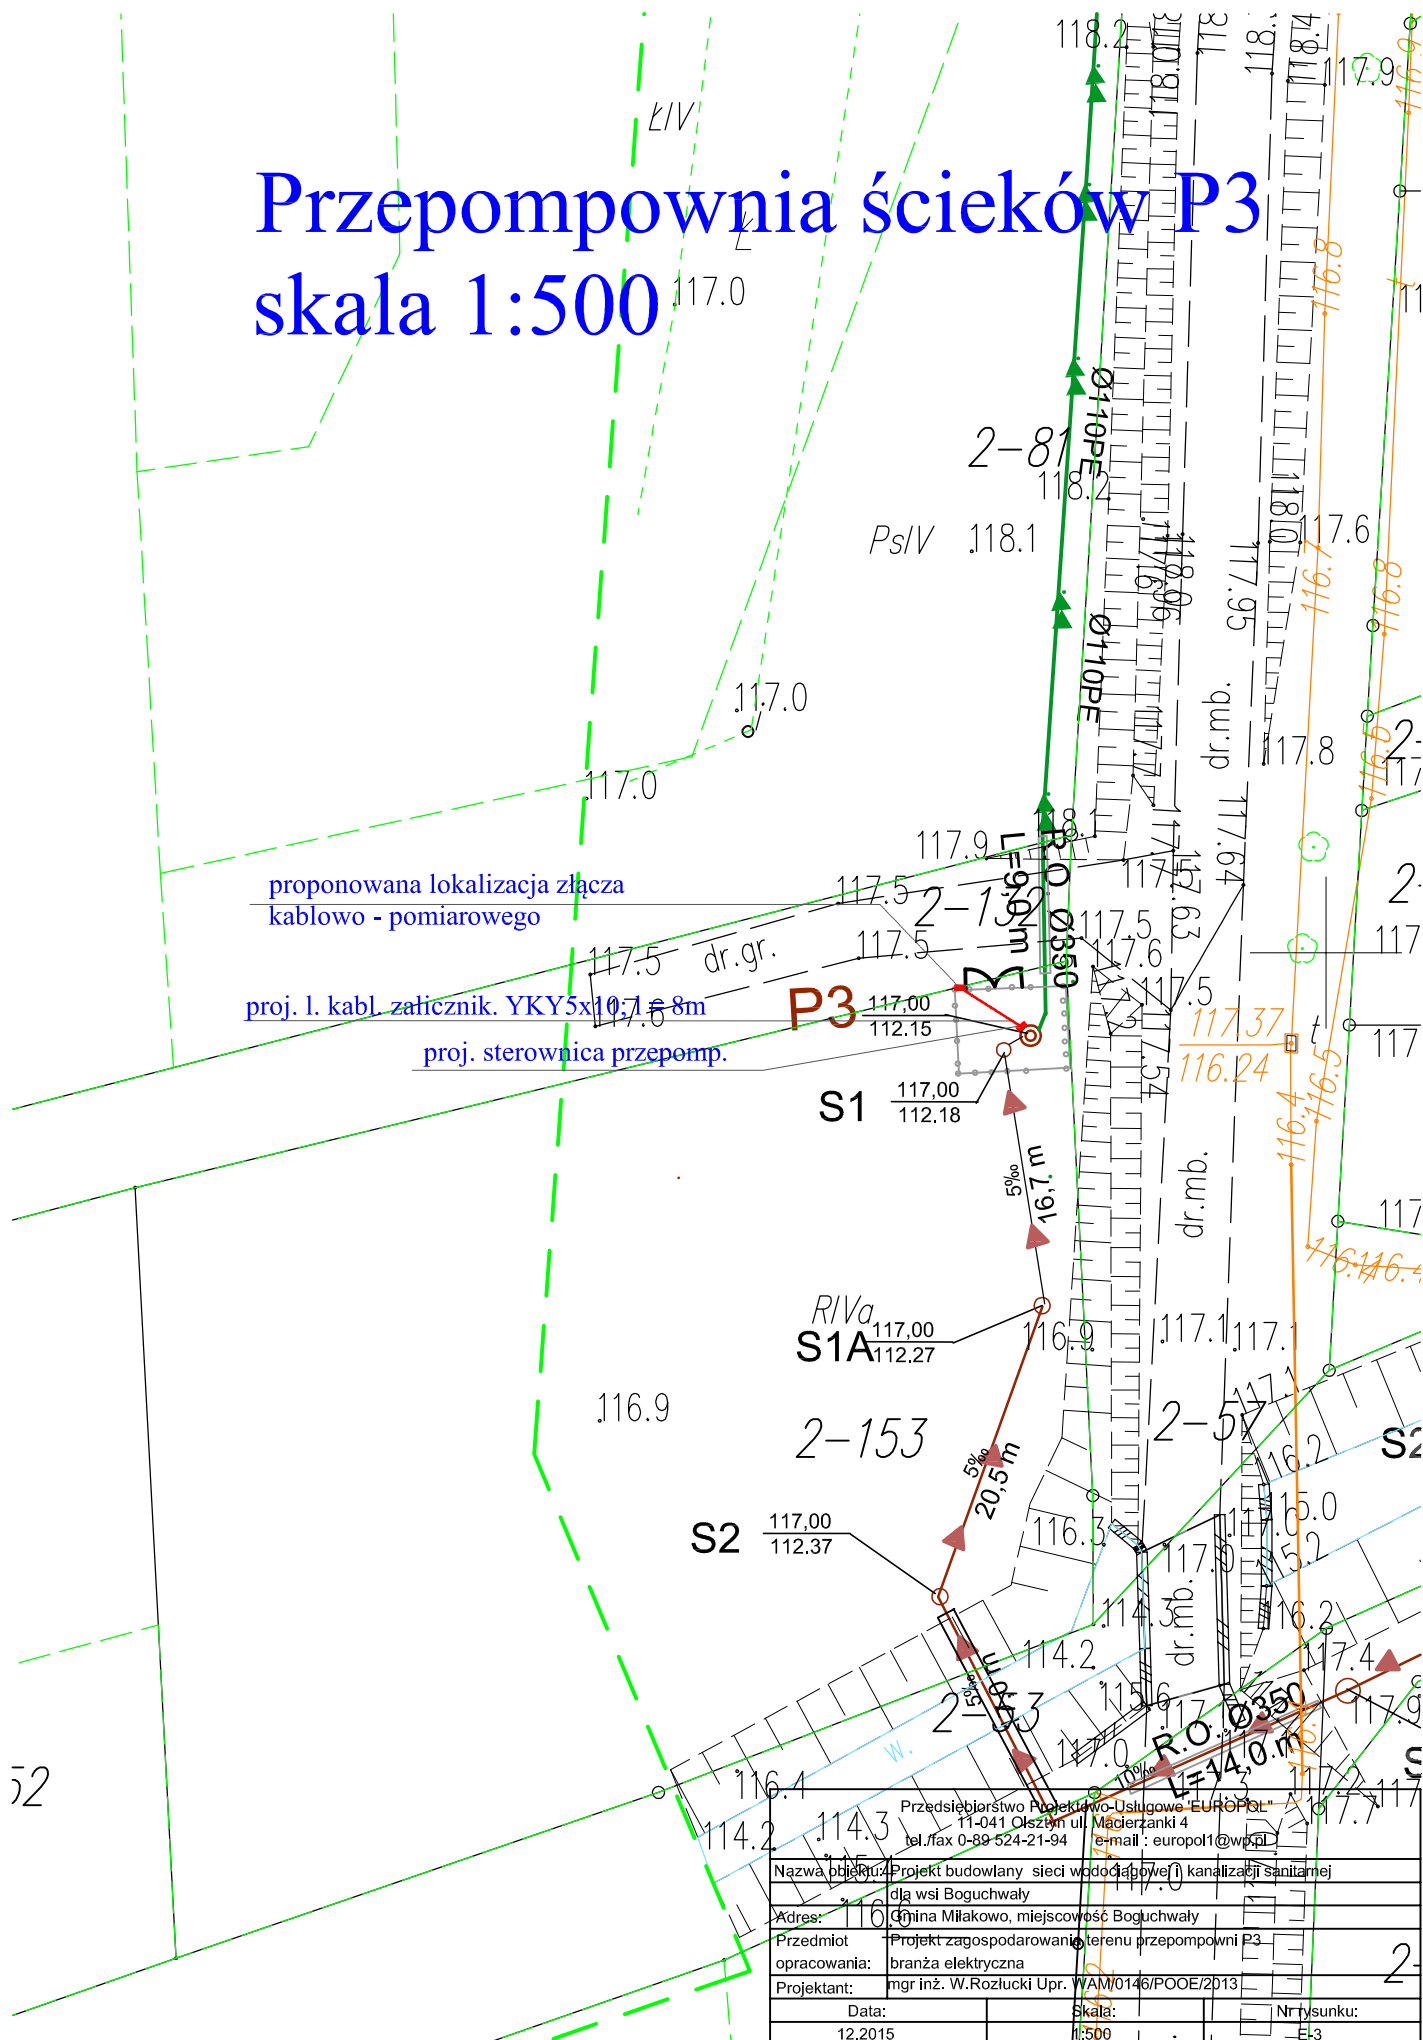

Przedsiębiorstwo Projektowo-Usługowe "EUROPOL"		
11-041 Olszyna ul. Magierzanki 4		
tel./fax 0-89 524-21-94 e-mail: europol1@wp.pl		
Nazwa obiektu:	Projekt budowlany sieci wododopowej i kanalizacji sanitarnej dla wsi Boguchwały	
Adres:	Gmina Miłkowo, miejscowość Boguchwały	
Przedmiot opracowania:	Projekt zagospodarowania terenu przepompowni P3 branża elektryczna	
Projektant:	mgr inż. W. Rozłucki Upr. WAM/0146/POOE/2013	
Data:	Skala:	Nr rysunku:
12.2015	1:500	E-3