


RZUT DACHU - ROZMIESZCZENIE PANELI FOTOWOLTAICZNYCH (6 KWP) skala 1:200

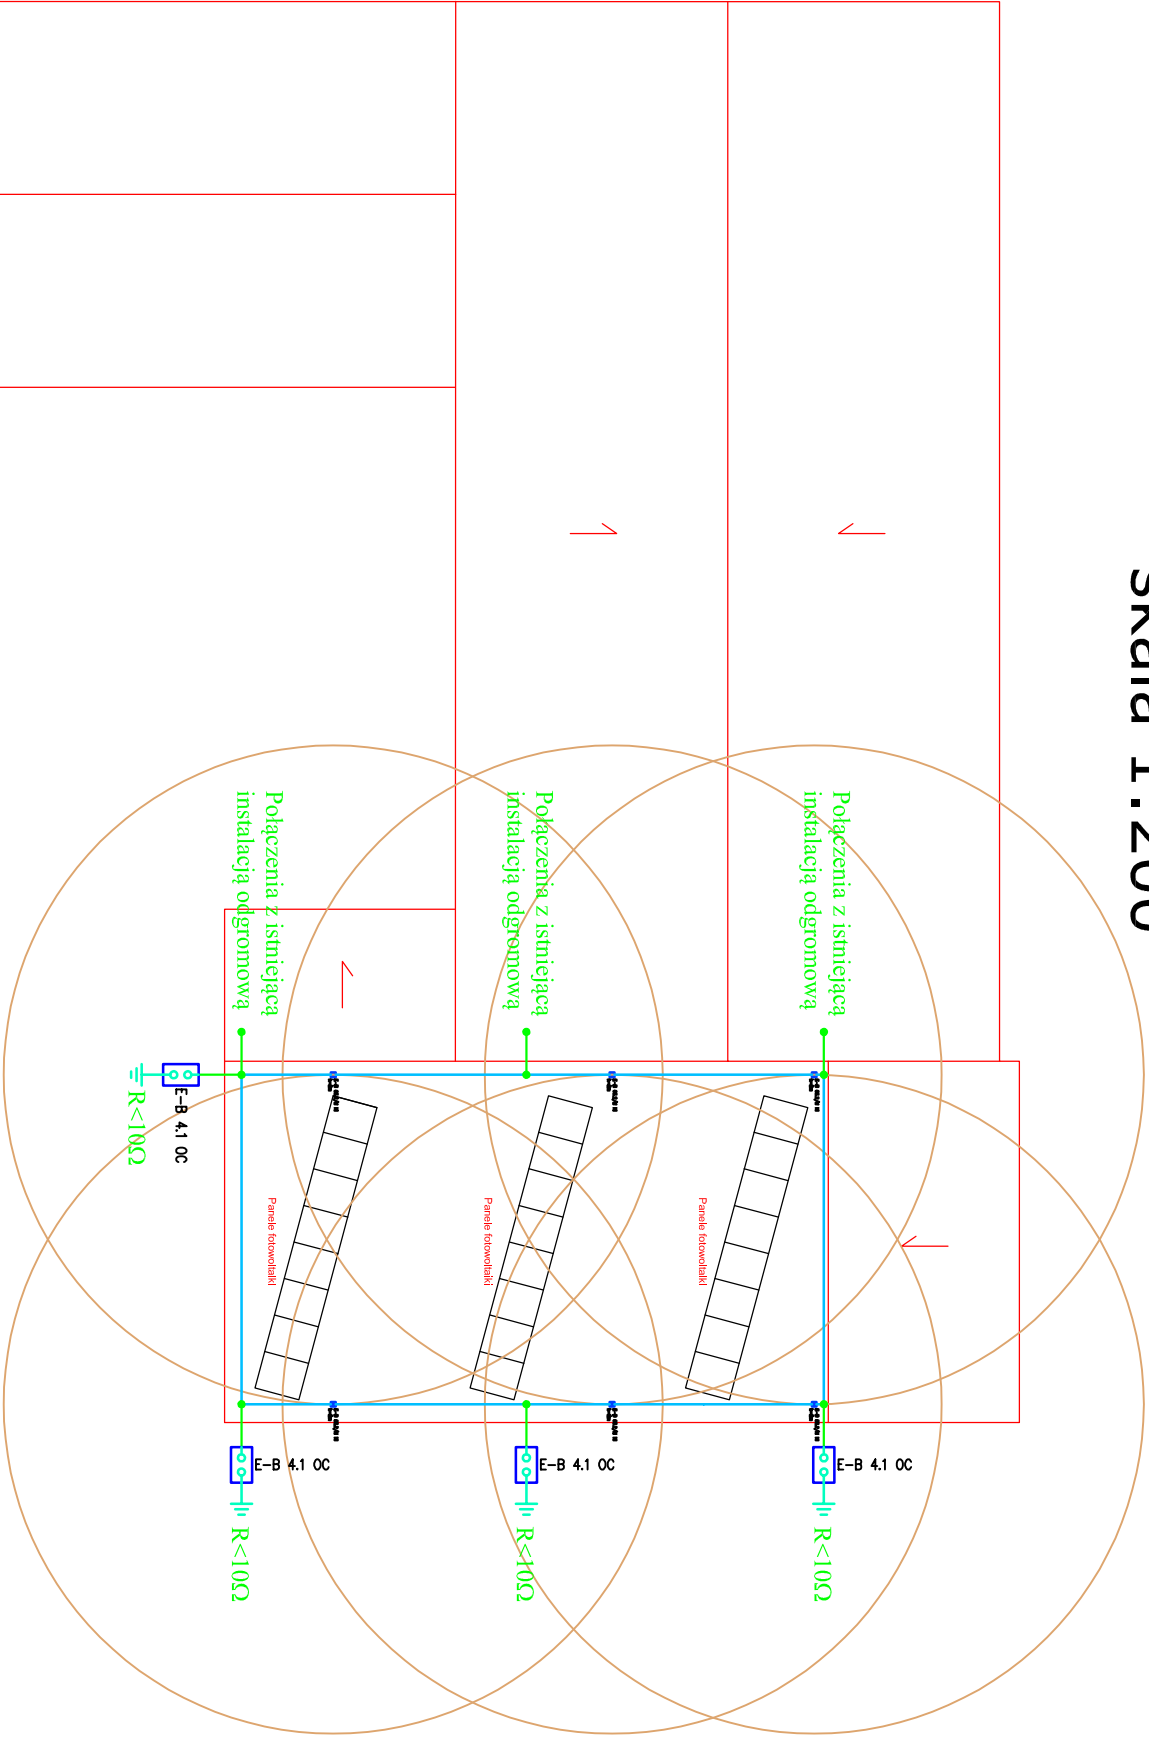

Projektowanie Instalacji i Sieci Elektroenergetycznych Tomasz Chęłstowski 14-100 Ostróda ul. Graniczna 21 tel. 0-89 646-39-73, 609-092-636 e-mail: tomche@wp.pl			
OBIEKT:	Budynek Miłakowskiego Domu Kultury 14-310 Miłakowo ul. Olsztyńska 16 dz. nr: 563/2	Branża: ELEKTRYCZNA	
TEMAT:	PROJEKT TERMOMODERNIZACJI BUDYNKU	Nr rys.: E-4	
PROJEKTOWAŁ:	Marian Witas upr. bud. 173/94/OL	Data: 12.2016r.	
OPRACOWAŁ:	Tomasz Chęłstowski IRSEP 109/99/OL		
SPRAWDZIŁ:	Jarosław Koper upr. bud. WAM/0137/PWOE/05		
Firma PIŚE używa oprogramowania CorelDraw 12.0 nr DRI2WRX-1857989-QFV / AutoCAD 2010 LT nr 352-07324590			